


ETAPA II. – PROVEDENÍ OBNOVY PLYNÁRENSKÉHO ZAŘÍZENÍ V ÚSEKU ULICE DEBŘSKÉ A OBNOVY VODOVODNÍHO ŘÁDU V PROSTORU NÁMĚSTÍ MÍRU, NÁSLEDUJE REKONSTRUKCE KŘIŽOVATKY A VEŘEJNÉHO OSVĚTLENÍ
 CELKOVÁ UZAVÍRKA ULICE DEBŘSKÉ V ÚSEKU OD ULICE HRADIŠTSKÉ PO ULICI STAKORSKOU, VČETNĚ NÁMĚSTÍ MÍRU
 REALIZACE V OBDOBÍ OD 4.4.2023 DO 31.10.2023

NAVAZUJE DIO GASNET REKONSTRUKCE PLYNOVODU
 REALIZACE V OBDOBÍ OD 2. KVĚTNA DO 30. SRPNA
 NUTNÁ KOORDINACE PŘECHODNÉHO DOPR. ZNAČENÍ

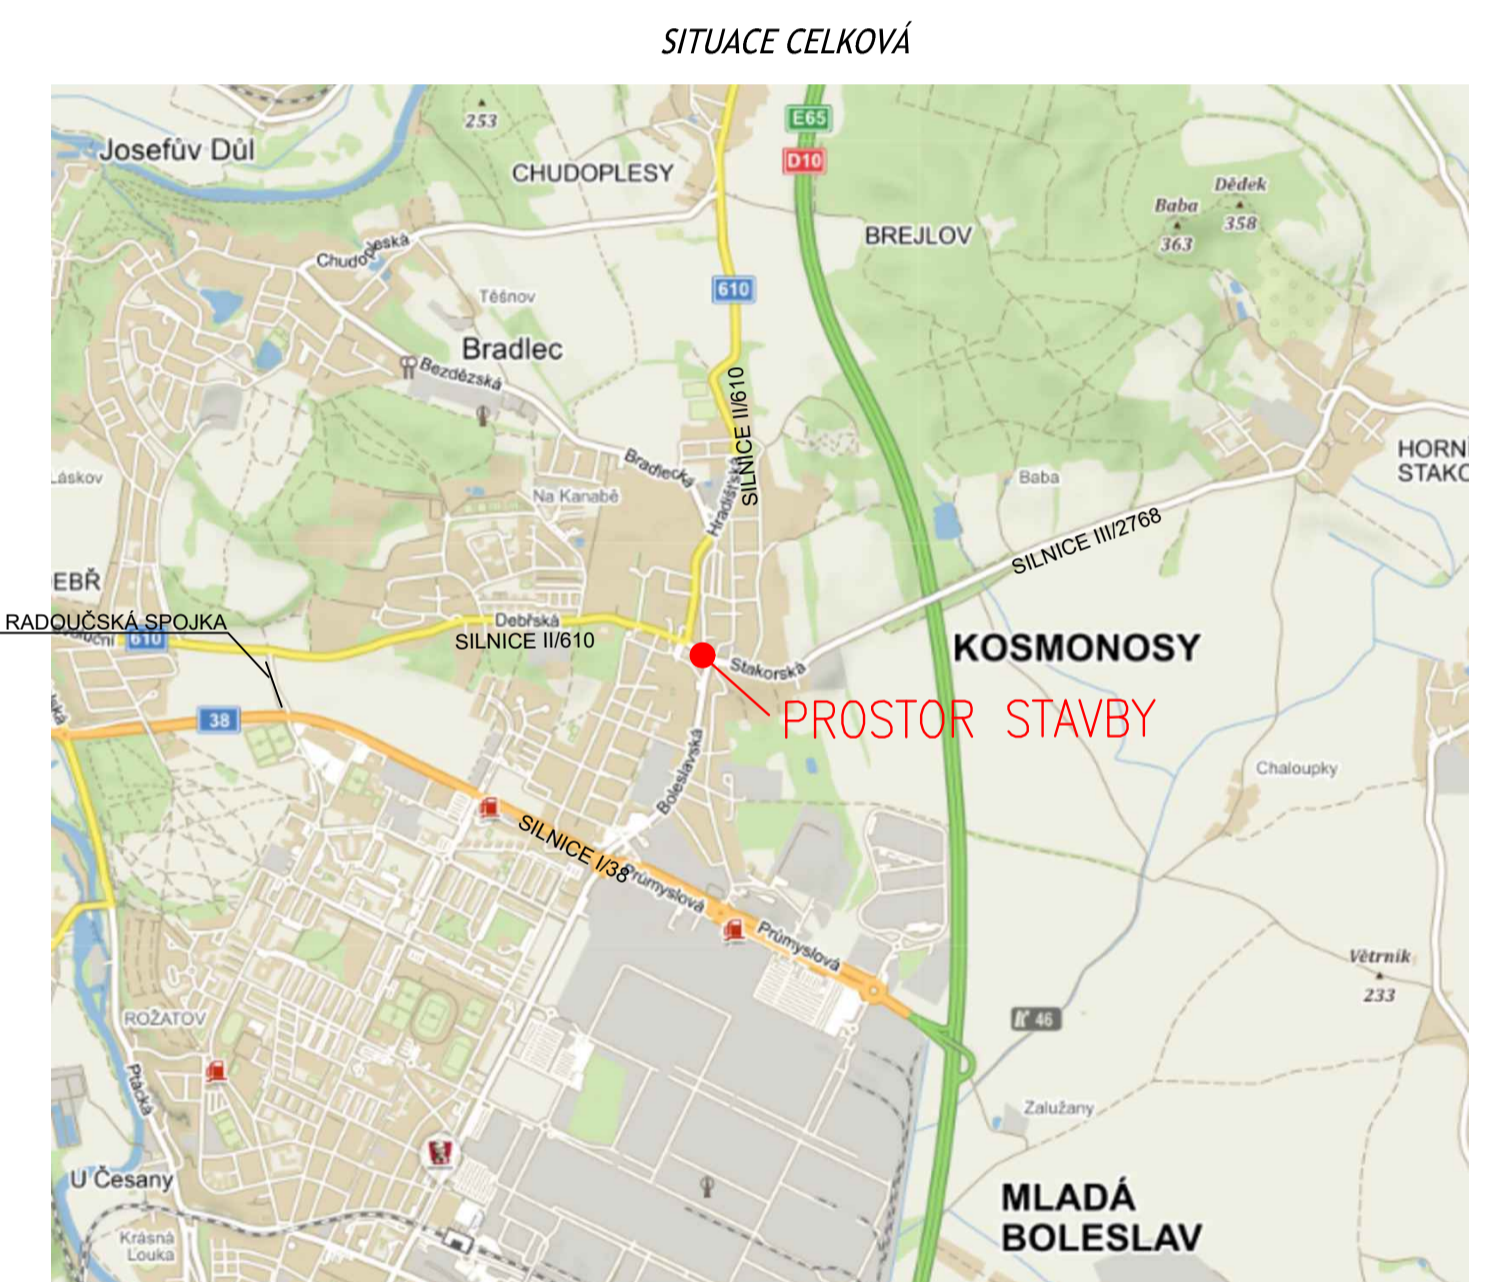

Objednatel: MĚSTO KOSMOSY DEBŘSKÁ 223 293 06 KOSMOSY							
Ředitel atelieru <i>Ing. Jirák J.</i>	Vedoucí projektu <i>Ing. Jirák J.</i>	Tech. kontrola <i>Ing. Adamo J.</i>	Vypracoval <i>Radek Dittrich</i>				
<table border="1"> <tr> <td colspan="2"> CR PROJECT <small>CONSTRUCTION SERVICES</small> </td> <td colspan="2"> <small>CR PROJECT s.r.o., POD BOLESLAV 119, 293 01 MLADÁ BOLESLAV TEL: +420 326 700 666 GSM GATE: +420 606 603 039 FAX: +420 326 700 665 E-MAIL: info@crproject.cz URL: http://www.crproject.cz</small> </td> </tr> </table>				CR PROJECT <small>CONSTRUCTION SERVICES</small>		<small>CR PROJECT s.r.o., POD BOLESLAV 119, 293 01 MLADÁ BOLESLAV TEL: +420 326 700 666 GSM GATE: +420 606 603 039 FAX: +420 326 700 665 E-MAIL: info@crproject.cz URL: http://www.crproject.cz</small>	
CR PROJECT <small>CONSTRUCTION SERVICES</small>		<small>CR PROJECT s.r.o., POD BOLESLAV 119, 293 01 MLADÁ BOLESLAV TEL: +420 326 700 666 GSM GATE: +420 606 603 039 FAX: +420 326 700 665 E-MAIL: info@crproject.cz URL: http://www.crproject.cz</small>					
stavba: REKONSTRUKCE MÍSTNÍ KOMUNIKACE ULICE BOLESLAVSKÁ, KOSMOSY		HIP: Radek Dittrich					
objekt: SO. 180 - DOPRAVNĚ - INŽENÝRSKÉ OPATŘENÍ		číslo zakázky: 2017-069					
část: DOPRAVNĚ - INŽENÝRSKÉ OPATŘENÍ		stupeň dokumentace: D10					
obsah: SITUACE PŘECHODNÉHO DOPRAVNÍHO ZNAČENÍ - ETAPA II.		datum: 11.2022					
název dig.souboru: Situace_D10.dwg		měřítko: 1:500					
číslo přílohy: 180-03a		formát: 10xA4					
		výtisk číslo: 3a					