


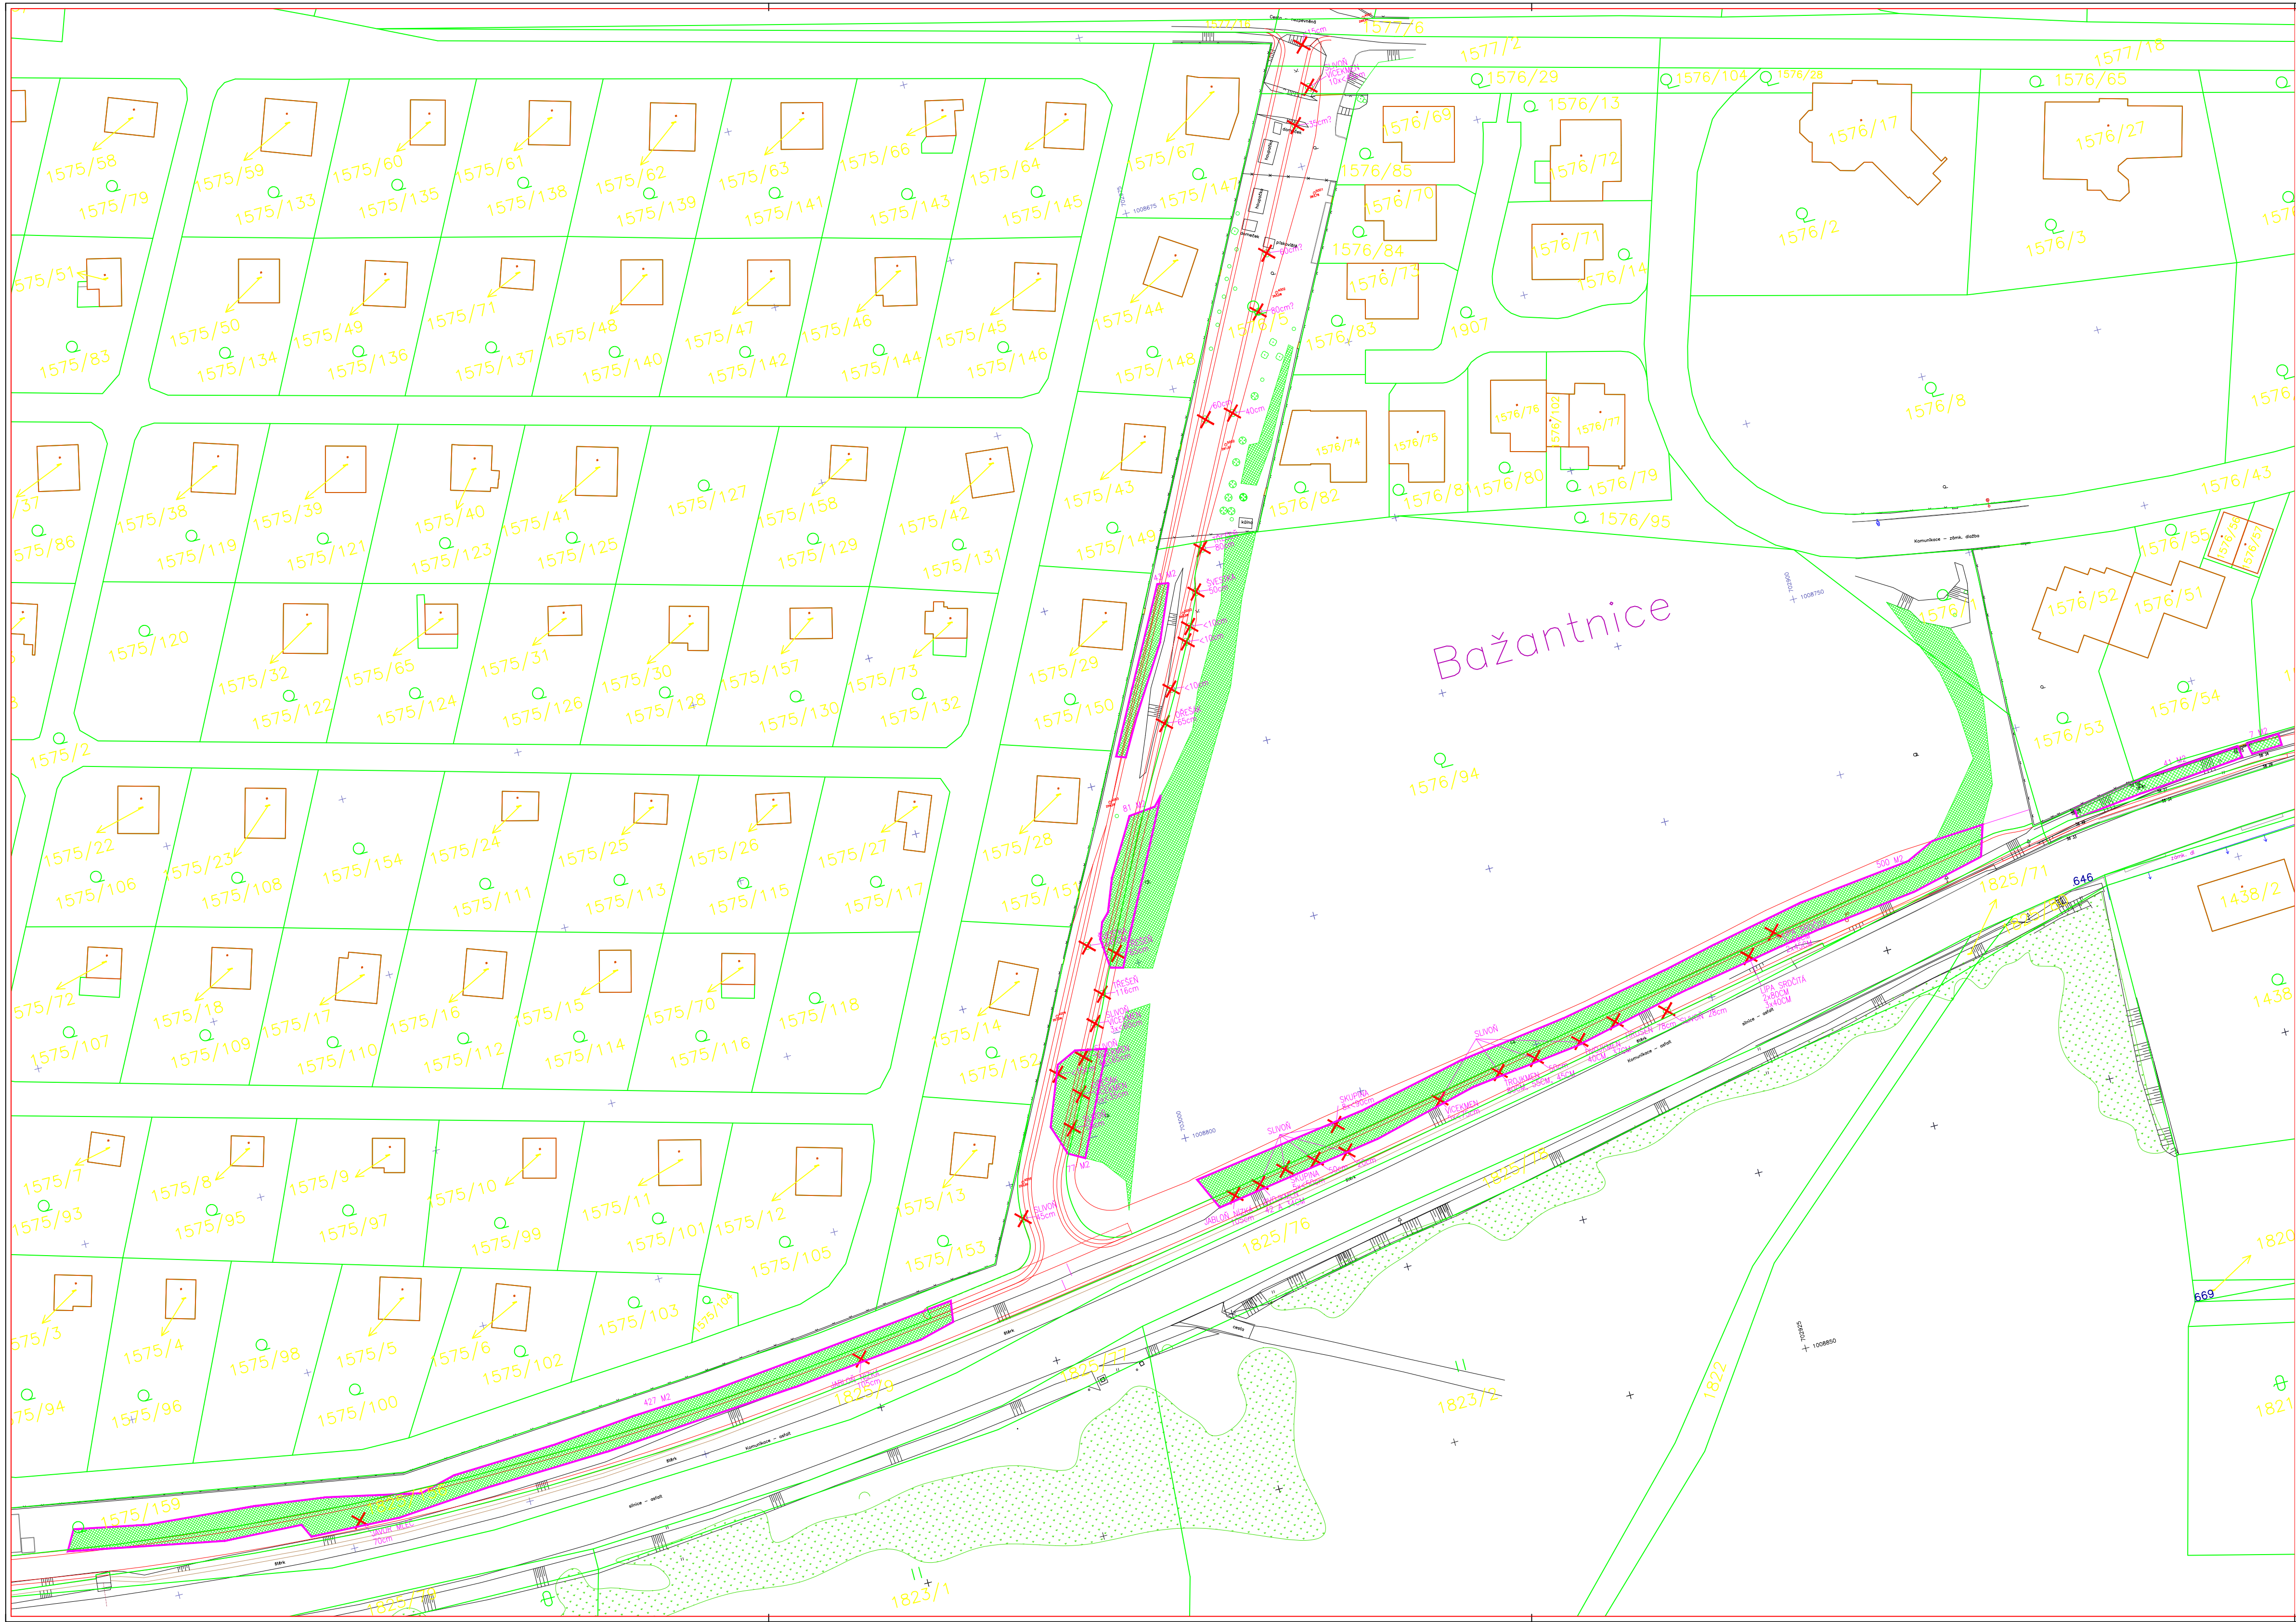

!!!PŘED ZAPOČÍTÁNÍM STAVEBNÍCH PRACÍ SI MUŠÍ ZHOTOVITEL NECHAT VYTÝČIT EXISTUJÍCÍ INŽENÝRSKÉ SÍTĚ!!!

SOUBŘADNÝ SYSTÉM S-JTSK, VÝŠKOVÝ SYSTÉM BPV

Investor		MĚSTO KOSMONOSY Debrská 223, 293 06 Kosmonosy IČO: 005 08 870	
Koordinace stavby a profesí			
Koordinace stavby a technologie			
Zodpovědná osoba			

Ředitel ateliéru	Zodpovědný projektant	Tech. kontrola	Vypracoval	CR PROJECT CONSTRUCTIONS&ROADS CR PROJECT s.r.o., POD BORKEM 319, 293 01 Mladá Sázava tel.: +420 326 700 664 GSM GATE: +420 606 602 039 fax: +420 326 700 663 e-mail: info@crproject.cz URL: http://www.crproject.cz
Ing. Jirák J.	Ing. Jirák J.	ing. Jirák J.	ing. Havelka J.	
stavba: VÝSTAVBA ÚČELOVÉ KOMUNIKACE PODĚL II/610, ULICE DEBRŠKÁ				HIP: Ing. Jan Havelka
objekt: -				číslo zakázky: 2014-023
část: stavební				stupeň dokumentace: DUR
obsah: SITUACE KÁCENÍ				datum: 04.2018
název dig.souboru: 01_Situace.dwg				měřítko: 1:500
				formát: 4 x A4
číslo přílohy:				výtisk číslo: C8