



1.NP

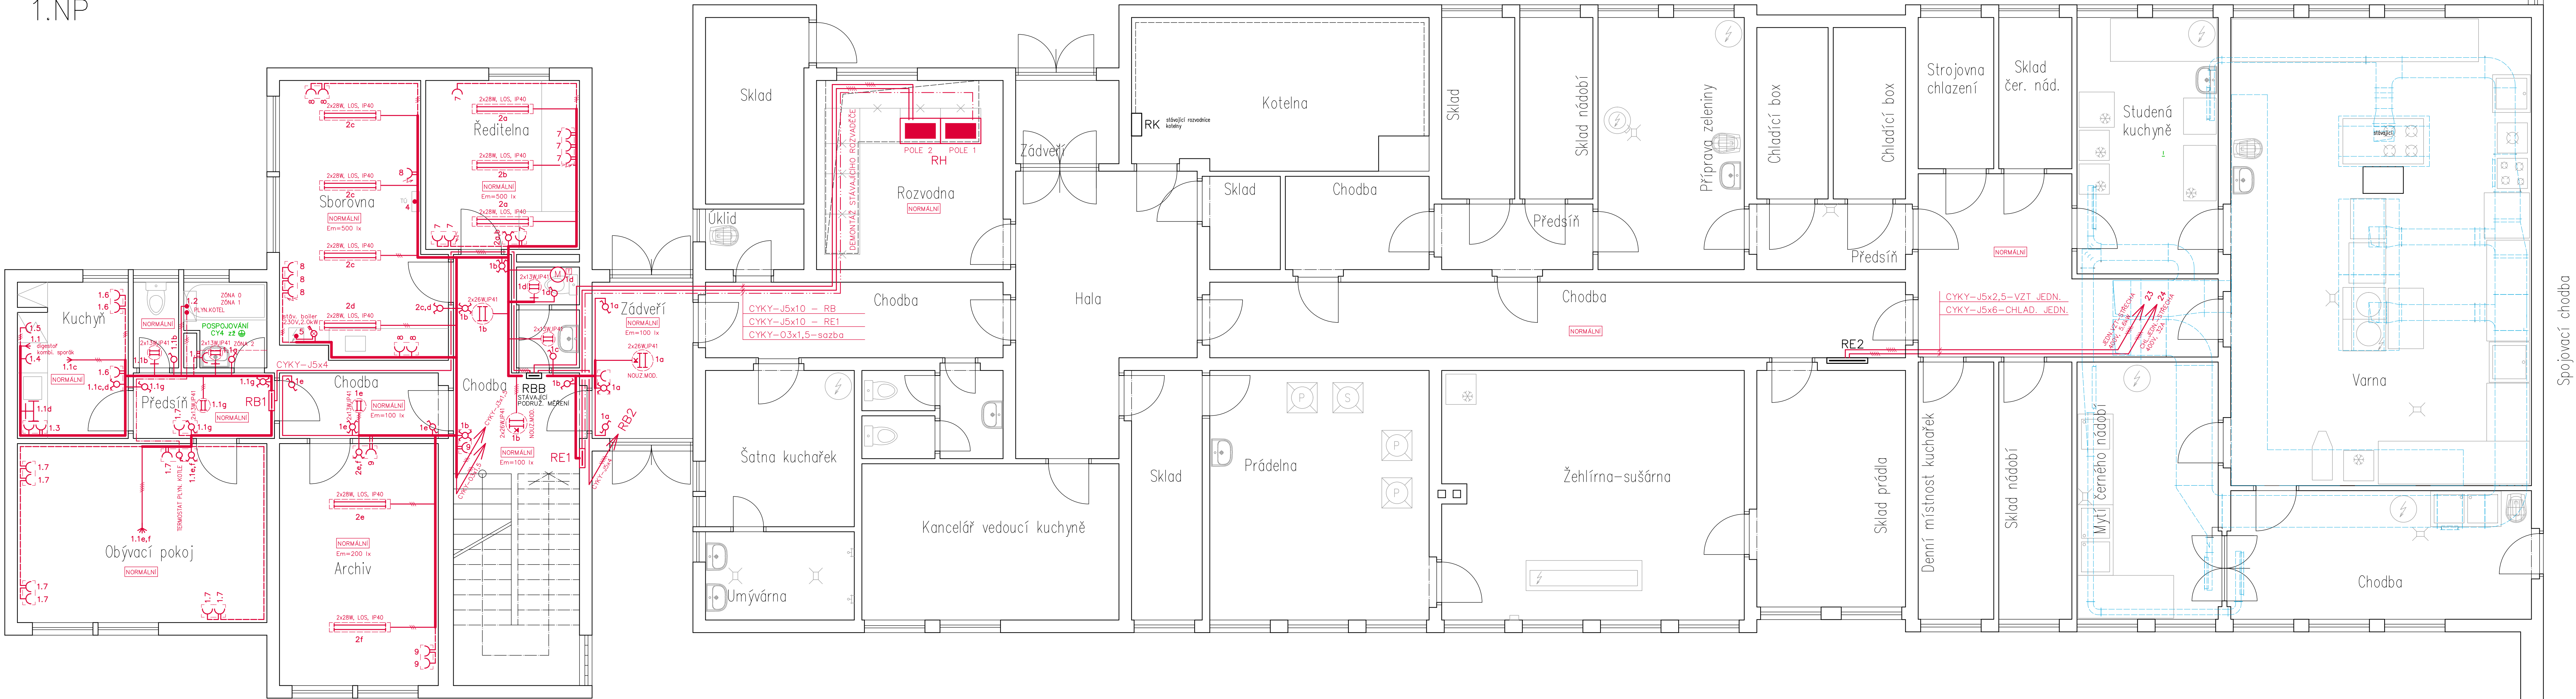


2.NP

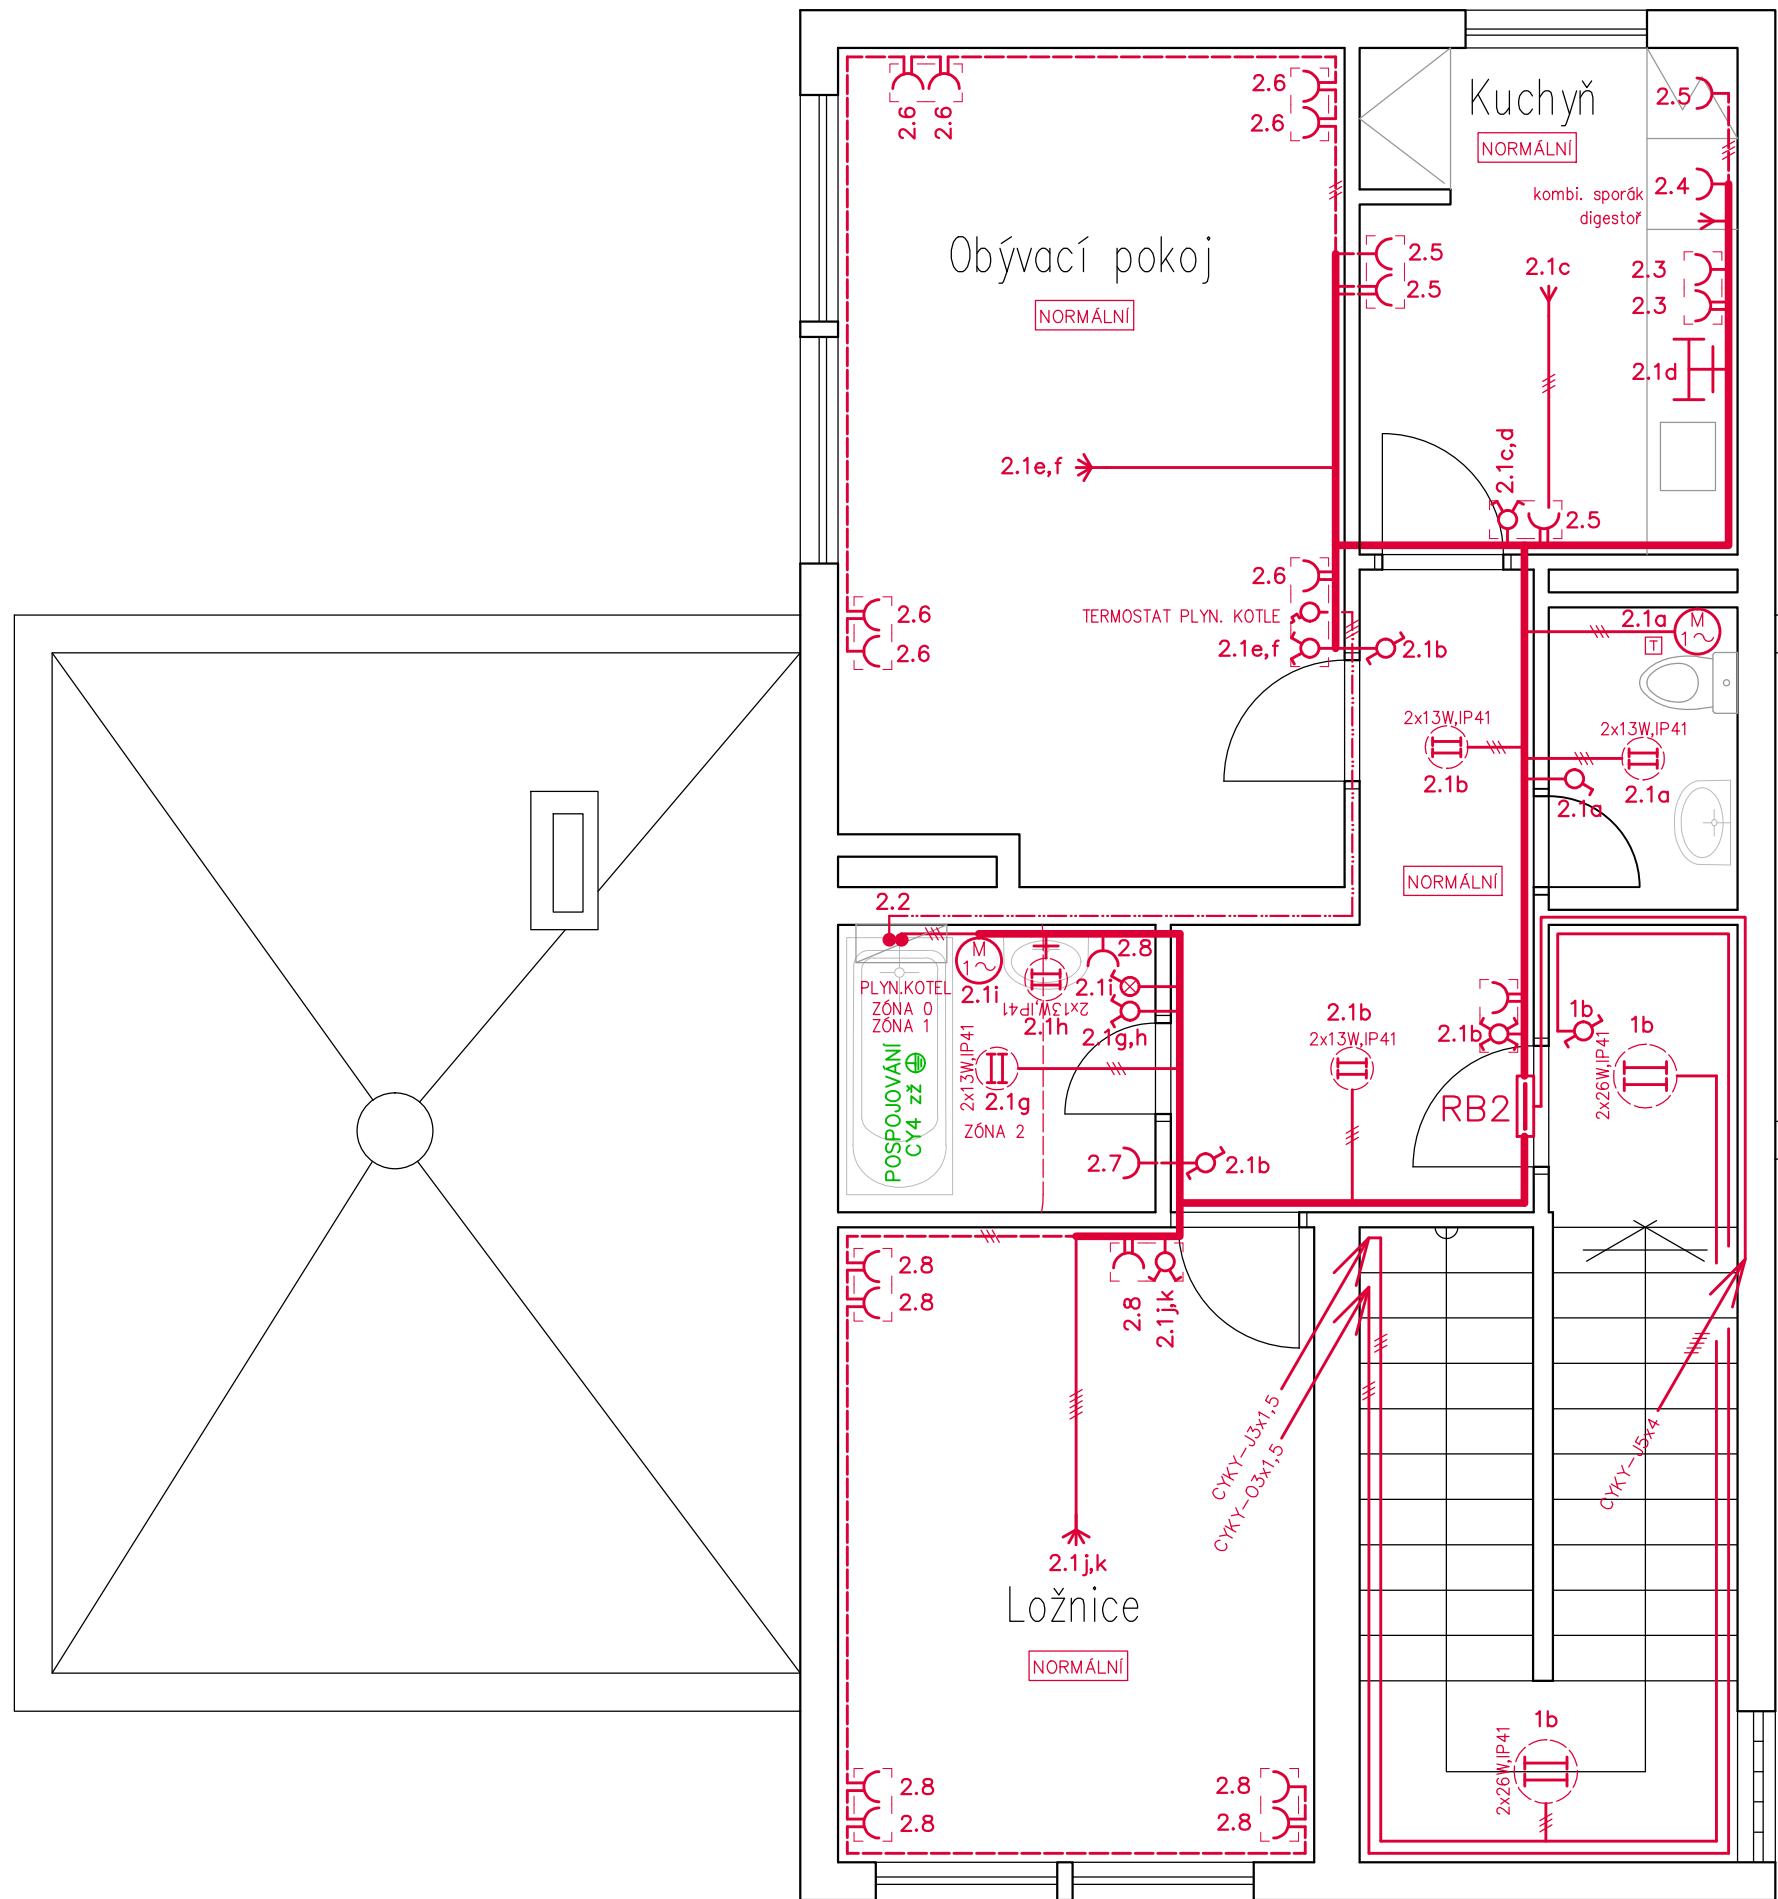

LEGENDA

- 2x28W, LOS, IP40 svítidlo zářivkové přisazené, T5, E, 2x28W, IP40, vysoce leštěný optický systém LOS, 188x1210x57mm
- 2x26W/IP41 svítidlo zářivkové přisazené, kruhové, E, 2x26W, IP41, kryt OPAL, d 420mm
- 2x26W/IP41 svítidlo zářivkové přisazené, kruhové, E, 2x26W, IP41, kryt OPAL, d 420mm, nouzové kombinované
- 2x13W/IP41, 2x13W/IP41 svítidlo zářivkové přisazené, kruhové, E, 2x13W, IP43, kryt OPAL, d 280mm, polykarbonát, montura
- 2x13W/IP65, 2x13W/IP65 svítidlo zářivkové přisazené, kruhové, E, 2x13W, IP65, kryt polykarbonát čirý, d 320mm, polykarbonát, montura
- kompletace (spínače, ovladače, zásuvky) - IP20, pod omítku, barva bílá, skupiny ve společných rámečcích
- kompletace (spínače, ovladače, zásuvky) - IP54, montáž spodní části pod omítku, barva bílá
- 3-pól. vypínač nástěnný v plastové skříni, IP65, proudový rozsah podle konkrétního označení

INVESTOR: Město Kosmonosy, Debská 223/1, 293 06 Kosmonosy						
AUTORSKÝ NÁVRH:		AUTORIZACE:		PROPOS MB s.r.o. Kladenská 124, M. Bolešlav e-mail: proposit@proposit.cz fax: +420 326 329 724		
HIP: Ing. Jiří Vacek tel. +420 737 242 303 e-mail: jiri.vacek@proposmb.cz						
ZODPOVĚDNÝ PROJEKTANT: Ing. Jiří Vacek tel. +420 737 242 303 e-mail: jiri.vacek@proposmb.cz		SUBODAVATEL:				
PROJEKTANT: Ing. Jiří Vacek tel. +420 737 242 303 e-mail: jiri.vacek@proposmb.cz						
STAVBA: MŠ, Pionýrů 781, Kosmonosy - kompletní oprava elektroinstalace ve všech pavilonech						
OBJEKT: F.1.4.b - Silnoproudá elektrotechnika			STUPEŇ: DPS			
ČASŤ: F.1.4.b - Silnoproudá elektrotechnika			DATUM: 10/2014			
OBSAH: PAVILON E - 1.NP, 2.NP - 2. ETAPA			MĚŘÍTKO: 1:50			
Č. PŘÍLOHY:	POČET A4:	SOUBOR:	Č. ZAKÁZKY:	Č. PŘÍLOHY:		
				D.1.4.b-106		